


PŮDORYS - PLAN

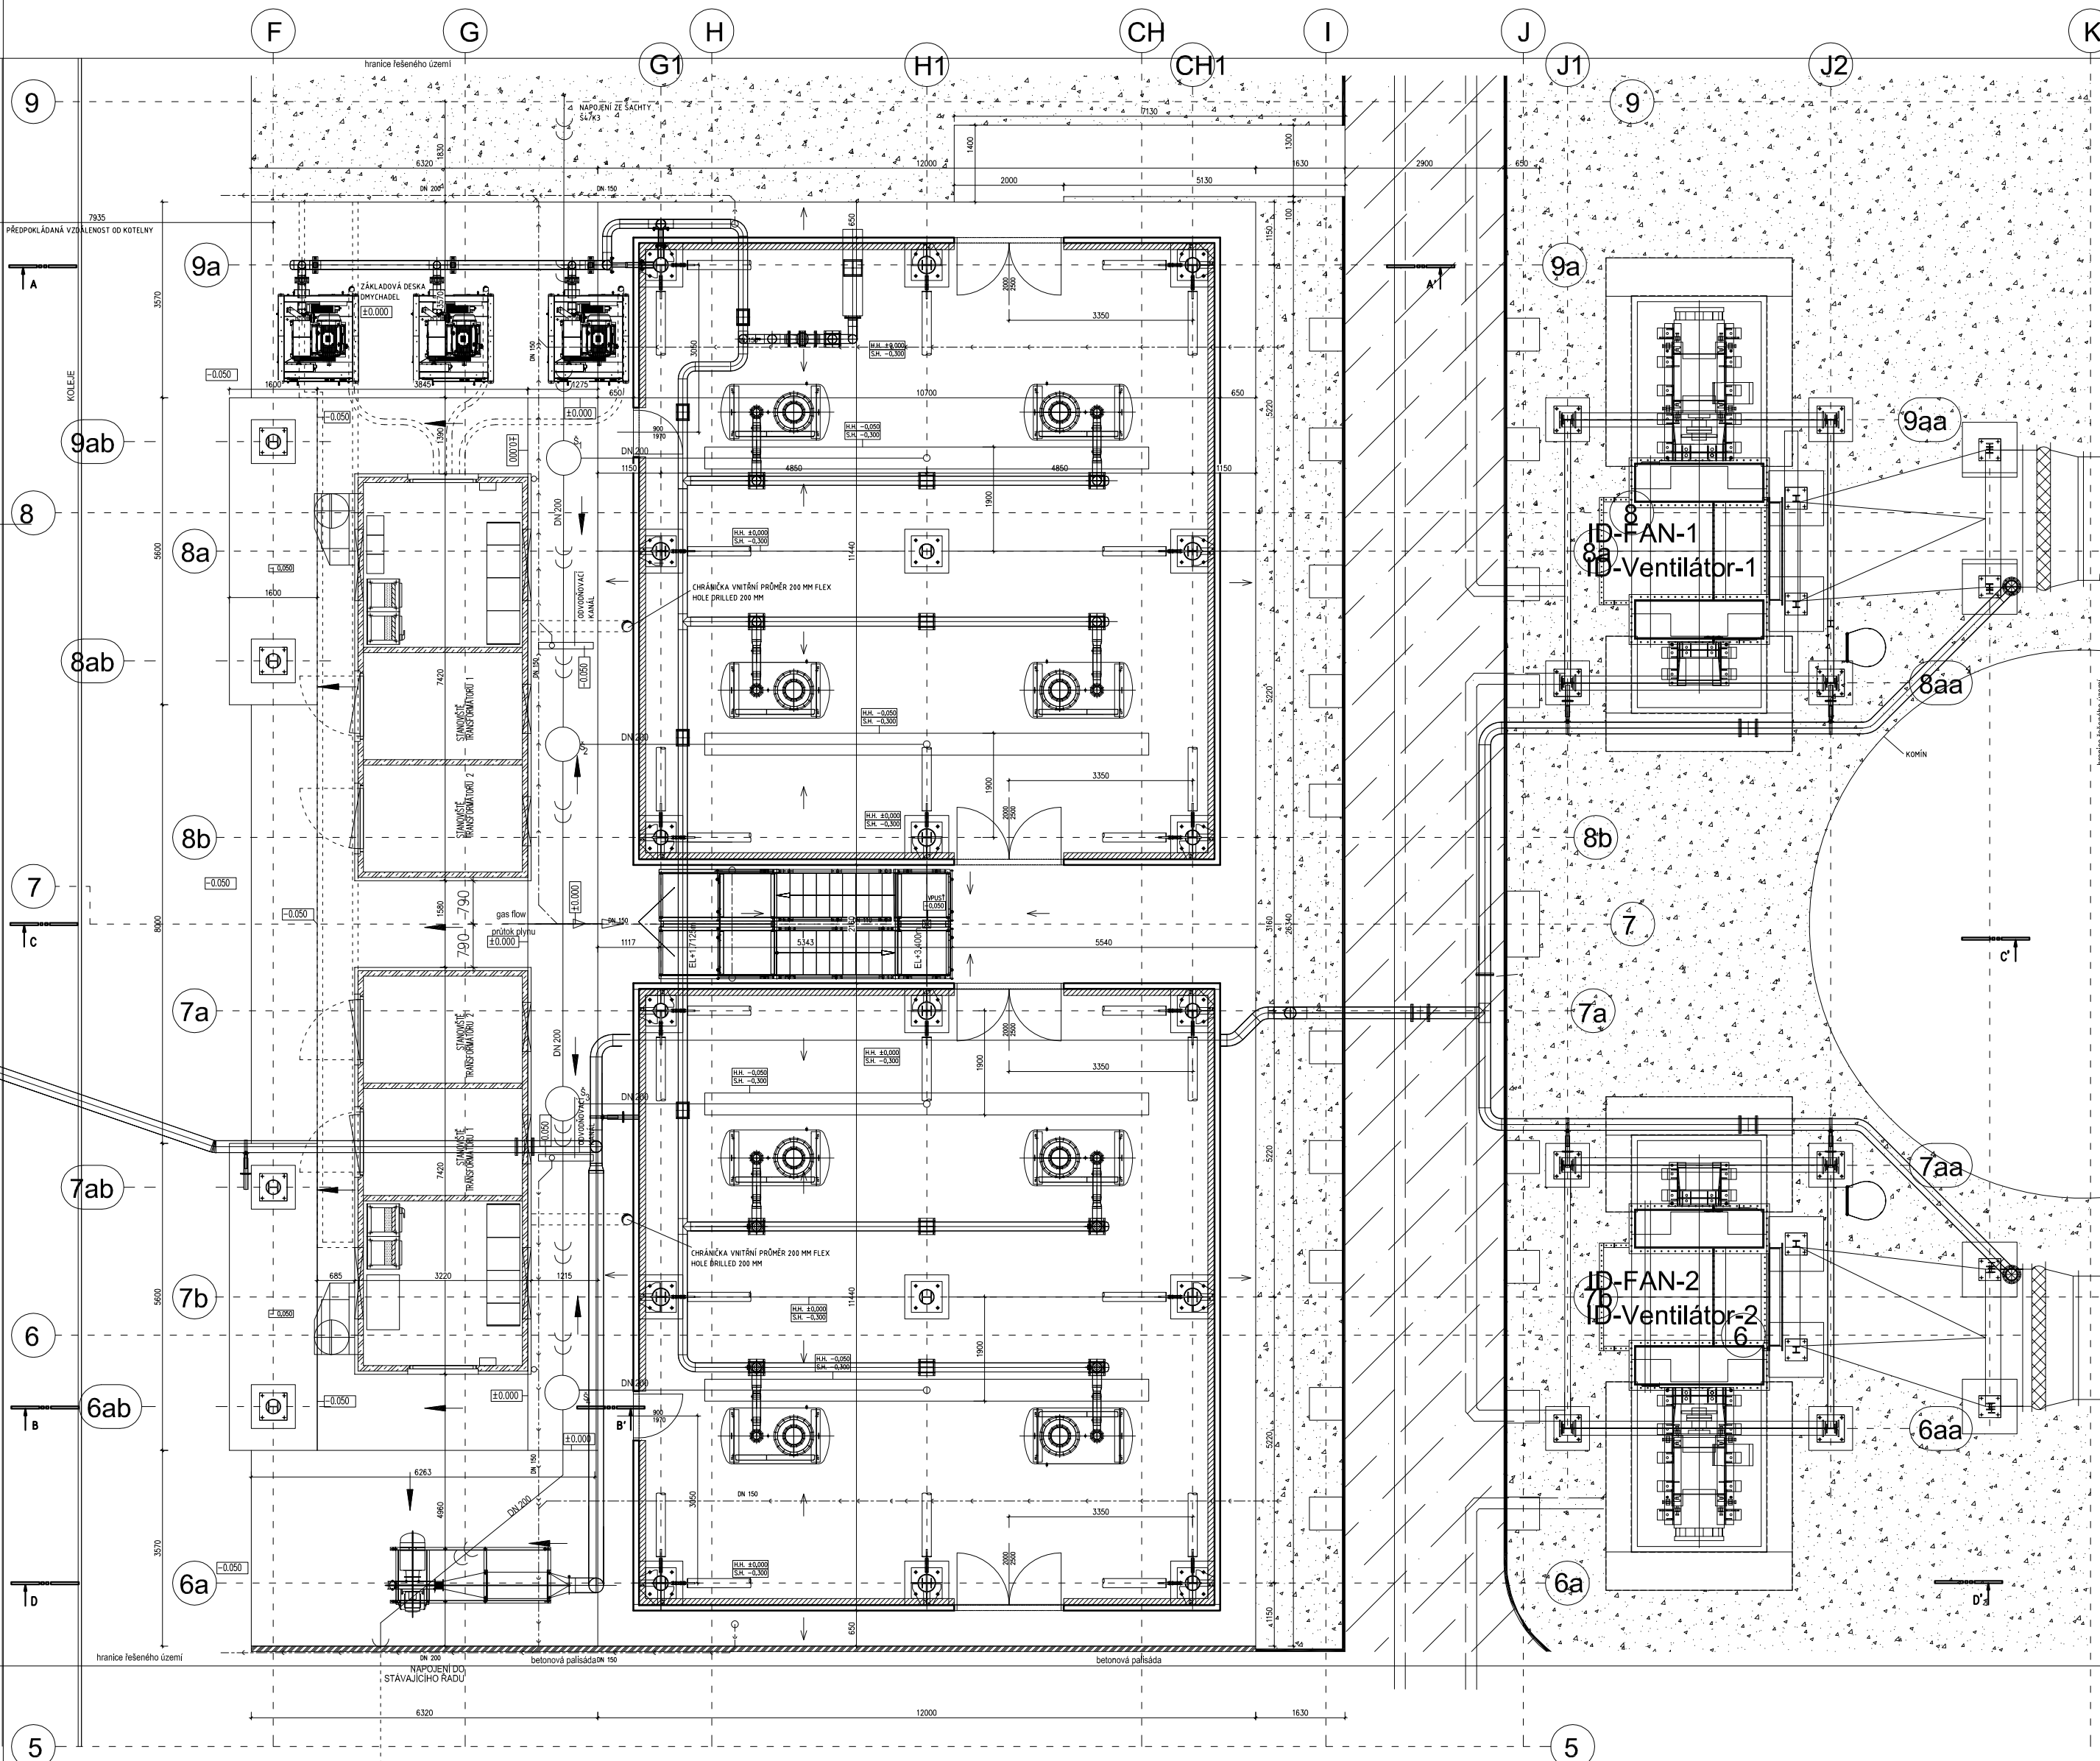

- LEGENDA - CAPTION**
- STÁVAJÍCÍ BETONOVÁ PLOCHA
 - NOVÁ BETONOVÁ PLOCHA
 - PODEZDÍVKA Z TVÁRNIC ZTRACENÉHO BEDNĚNÍ VÝŠKY 250 MM
 - ZPEVNĚNÁ PLOCHA - KAČÍREK
 - BETONOVÁ PALISÁDA
 - ZÁHONOVÝ OBRUBNÍK VÝŠKY 60 MM
 - OPLÁSTĚNÍ Z TRAPÉZOVÉHO PLECHU

±0,000 = 224,750 m.n.m.

VYPRACOVAL: MARTIN JEŘÁBEK	KONTROLOVAL: ING. MILAN SOUDEK	ZODPOVĚDNÝ PROJEKTANT: ING. MILAN SOUDEK	PARSEKO
OBJEKT: SO 01	ZK-TERMOCHEM <small>Just that simple</small>		22. července 174 530 03 Pardubice - Studánka www.parseko.cz tel.: +420 721 605 448 email: parseko@parseko.cz
SNÍŽENÍ EMISÍ NOx A TZL V ELEKTRÁRNĚ OPATOVICE PRO K6, K2, K3, A K5 ČÁST VÝMĚNA STÁVAJÍCÍCH ELEKTROODLUČOVAČŮ PRO EO K2			POČET A4 MĚŘÍTKO 1 : 100
SITUACE STAVBY SITUATION OF CIVIL PART			VÝKRES Č. P.81201202&CLD400
OBJEDNATEL: ZK-TERMOCHEM Podvinný mlýn 1418/2 190 00 Praha 9 - Libeň		ČÍSLO PROJEKTU: P.81201202/05-2015	IDENTIFIKAČNÍ ČÍSLO: P.81201202

00	25.5.2015	First issue				JEŘ	SOU	SOU	
Rev. 00	Date/ Datum:	Modifications/ Popis revize:	Drawn/ Kreslil:	Check./ Kontrol.:	Approved/ Schválil:				

Hamon
Research-Cottrell GmbH

KONZORCIJUM/ CONSORTIUM

ZK-TERMOCHEM

This drawing is the property of HAMON and is not to be reproduced or used to furnish any information for making of drawings or apparatus except were provided for by agreement with said company

Tato kresba je majetkem Hamon a nesmí být reprodukována nebo použita, aby poskytl veškeré informace pro tvorbu výkresů nebo přístrojů s výjimkou byly poskytnuty na základě dohody s uvedenou společností

Title / Název:
Bag filter 2/LPHV

SITUACE STAVBY
SITUATION OF CIVIL PART

1:100	Xx as drw.	- opp.	AO		P.81201202&CLD400	Ox/Ox	00
Scale/ Měřítko:	Execution/ Uskutečnění:	Format Formát			Drawing no. Kreslené číslo:	Sheets Listů:	Rev. HRC

KKS-Location KKS - Poloha: ---	PS/SO:	Status:	
KKS - Technology KKS - Technologie: ---	Project number Číslo projektu: P.81201202	KKS Code Kód KKS: ---	DCC Code / Kód: ---
File name El. soubor: ---			Sheets List číslo: 1
			R 0